



PŮDORYS 3.NP

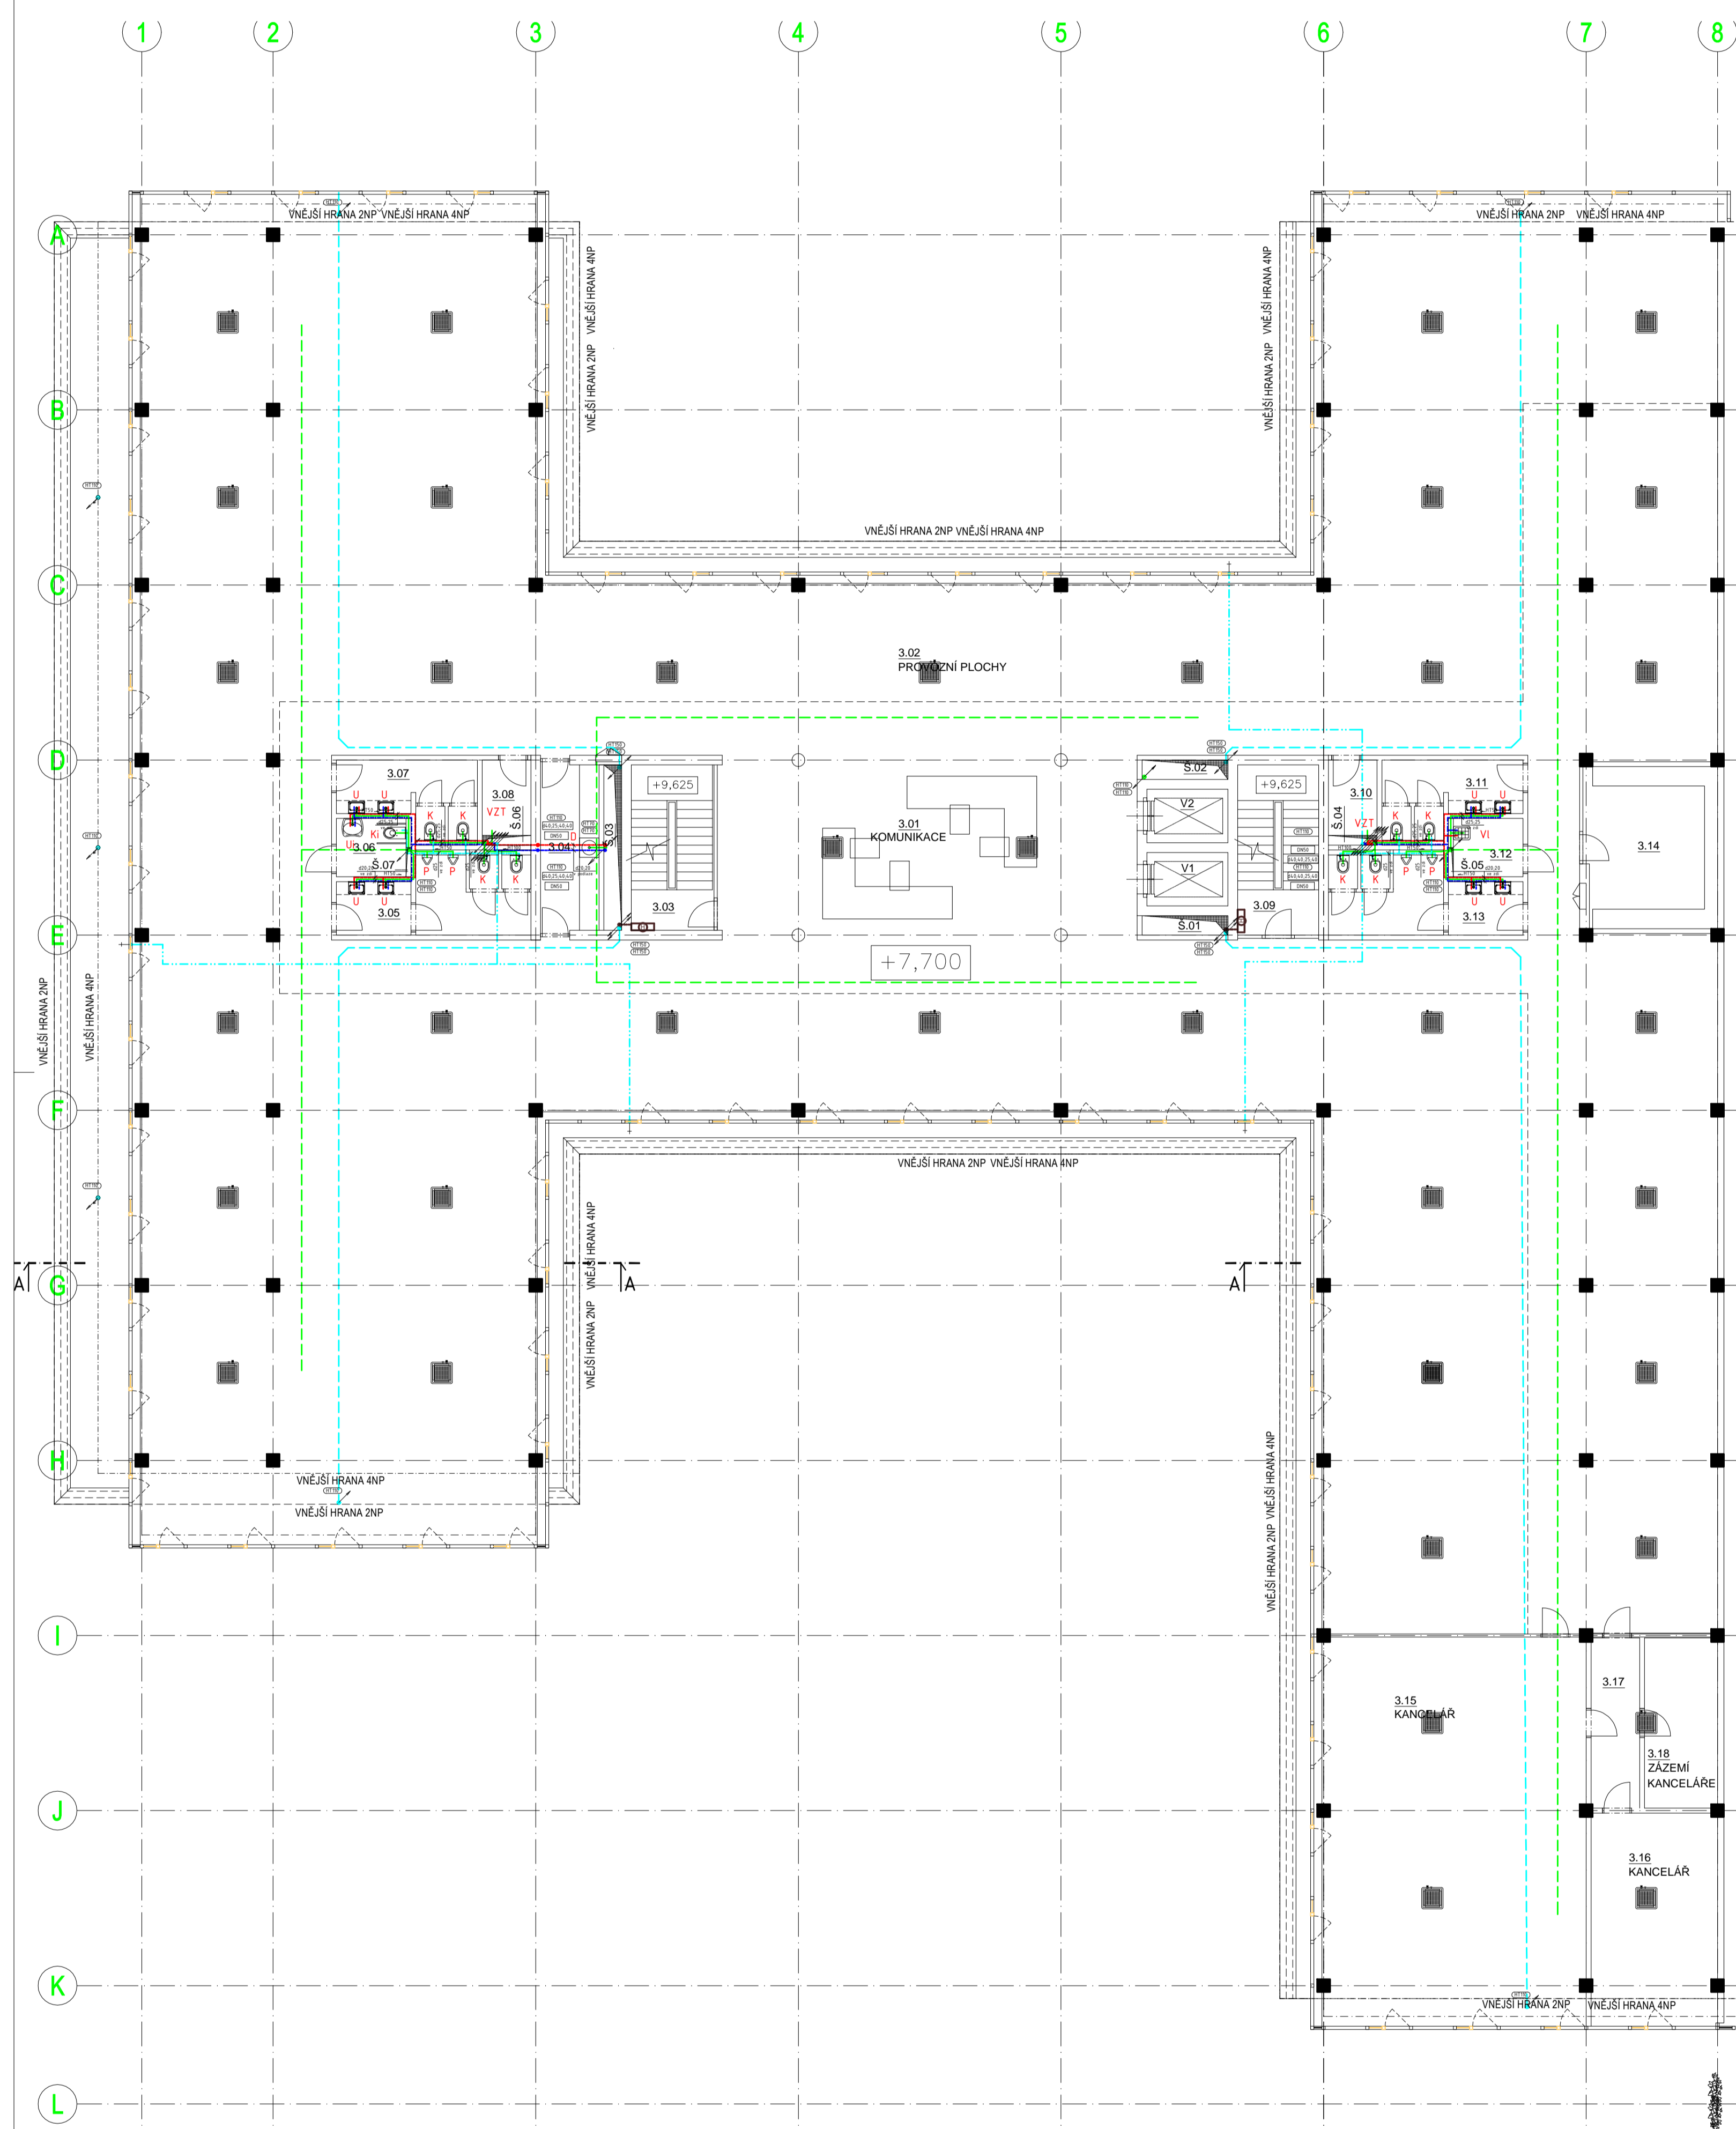

POZNÁMKA ODVOD KONDENZÁTŮ
Nápojení sřípnutí odvodu kondenzátu od vnitřních chladicích jednotek přes protizhizbovou uzávěrku (bodávka ZTO) čerpadlo pro odvod kondenzátu z jednotky - výtlak cca 500mm je součástí jednotky.

POZNÁMKA:
Všechny volně vedené rozvody technických zařízení (zdravotní instalace, elektroinstalace, topení apod.) budou v místech průtupu požární dělicí konstrukcí odšlápnuty protipožárními uzávěrkami v souladu s čl. 6.2 ČSN 73 0810 na požadovanou požární odolnost požárně dělicích konstrukcí pro příslušný požární úsek.

NAPOJENÍ ZAŘÍZOVACÍCH PŘEDMĚTŮ

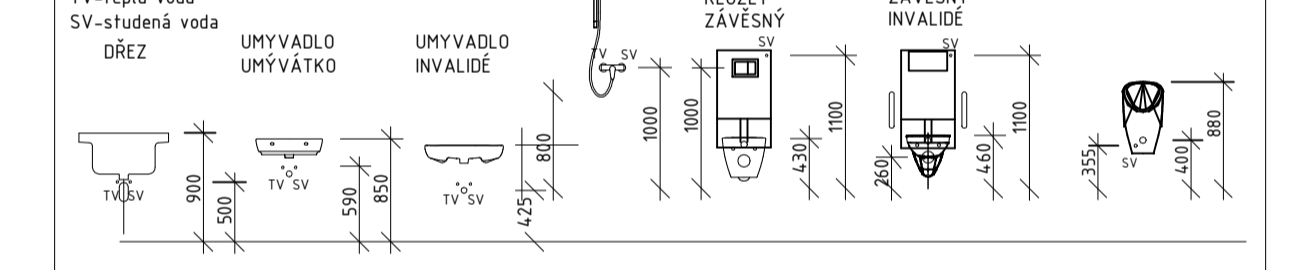

LEGENDA ZAŘÍZOVACÍCH PŘEDMĚTŮ

- U - umyvadlo (2x rohový ventil DN15 + stojánková baterie)
- K - klozet závěsný s napojením mísy na VZT (1x rohový ventil + kombifix + sedátko + tlačítko madla)
- Ui - umyvadlo invalidní (2x rohový ventil DN15 + stojánková baterie invalidní + madla)
- Ki - klozet invalidní závěsný s napojením mísy na VZT (1x rohový ventil + kombifix + sedátko + tlačítko) + oddálené ovládní Typ 01 pneumatické podomítkové
- D - dřez (2x rohový ventil DN15 + stojánková baterie idřezová)
- Vl - výlevka (1x rohový ventil DN15 + nástěnná baterie písková)
- P - pisoár (s teplotním čidlem a trafem)
- S - sprchový kout (s sprchový žlab + zástěna + nástěnná sprchová baterie)

LEGENDA ZAŘÍZENÍ

- HYDRANT D25 s TVAROVÉ STÁLŮVÉ HADICÍ 30 m, HUBICE PRŮMĚR 19mm
- SKŘÍN 700x700x210 mm, LAKOVANÁ ČERVENÁ, DVEŘE PLNĚ

LEGENDA POTRUBÍ

- STUDENÁ VODA AREÁLOVÝ ROZVOD - PE
- STUDENÁ VODA - PPR - IZOLACE TL 20 mm
- POŽÁRNÍ VODA - PPR - IZOLACE TL 20 mm
- POŽÁRNÍ VODA - POZINK - IZOLACE TL 10 mm
- CÍRKULAČNÍ VODA - PPR - IZOLACE TL 20 mm
- TEPLÁ VODA - PPR - IZOLACE TL 20 mm
- VNITŘNÍ PŘÍPOJOVACÍ A ODPADNÍ POTRUBÍ - HT
- VNITŘNÍ PŘÍPOJOVACÍ A ODPADNÍ POTRUBÍ - HT
- SVODNÉ POTRUBÍ - KG - SPLAŠKOVÁ KANALIZACE

Výrobní, obchodní, vývojové a školicí centrum společnosti Intelek

INTELEK TRVĚB A.S. Ereha Houby 129/II, 627 00 Brno	
PROJEKTANT	BUKOLSKÝ ARCHITEKT, s.r.o. Údolní 42, 602 00 Brno Tel./fax: 420 541 210 348, MAIL: atelier@bukolskyarchitekt.cz
IL, ARD, PROJ. Petr Bužda	IL, INŽ. PROJ. Petr Bužda
VYKONAL Petr Bužda	202P, PROJ. Petr Bužda

Název přílohy: D.1.4.1. Zdravotně technické instalace

Název: Půdorys 3.NP

File: Dokumentace pro změnu stavby před dokončením	Číslo: 05/2016
Ref: CAD	Form: A4
Měřítko: 1:95	Číslo výkresu: D.1.4.1-04